
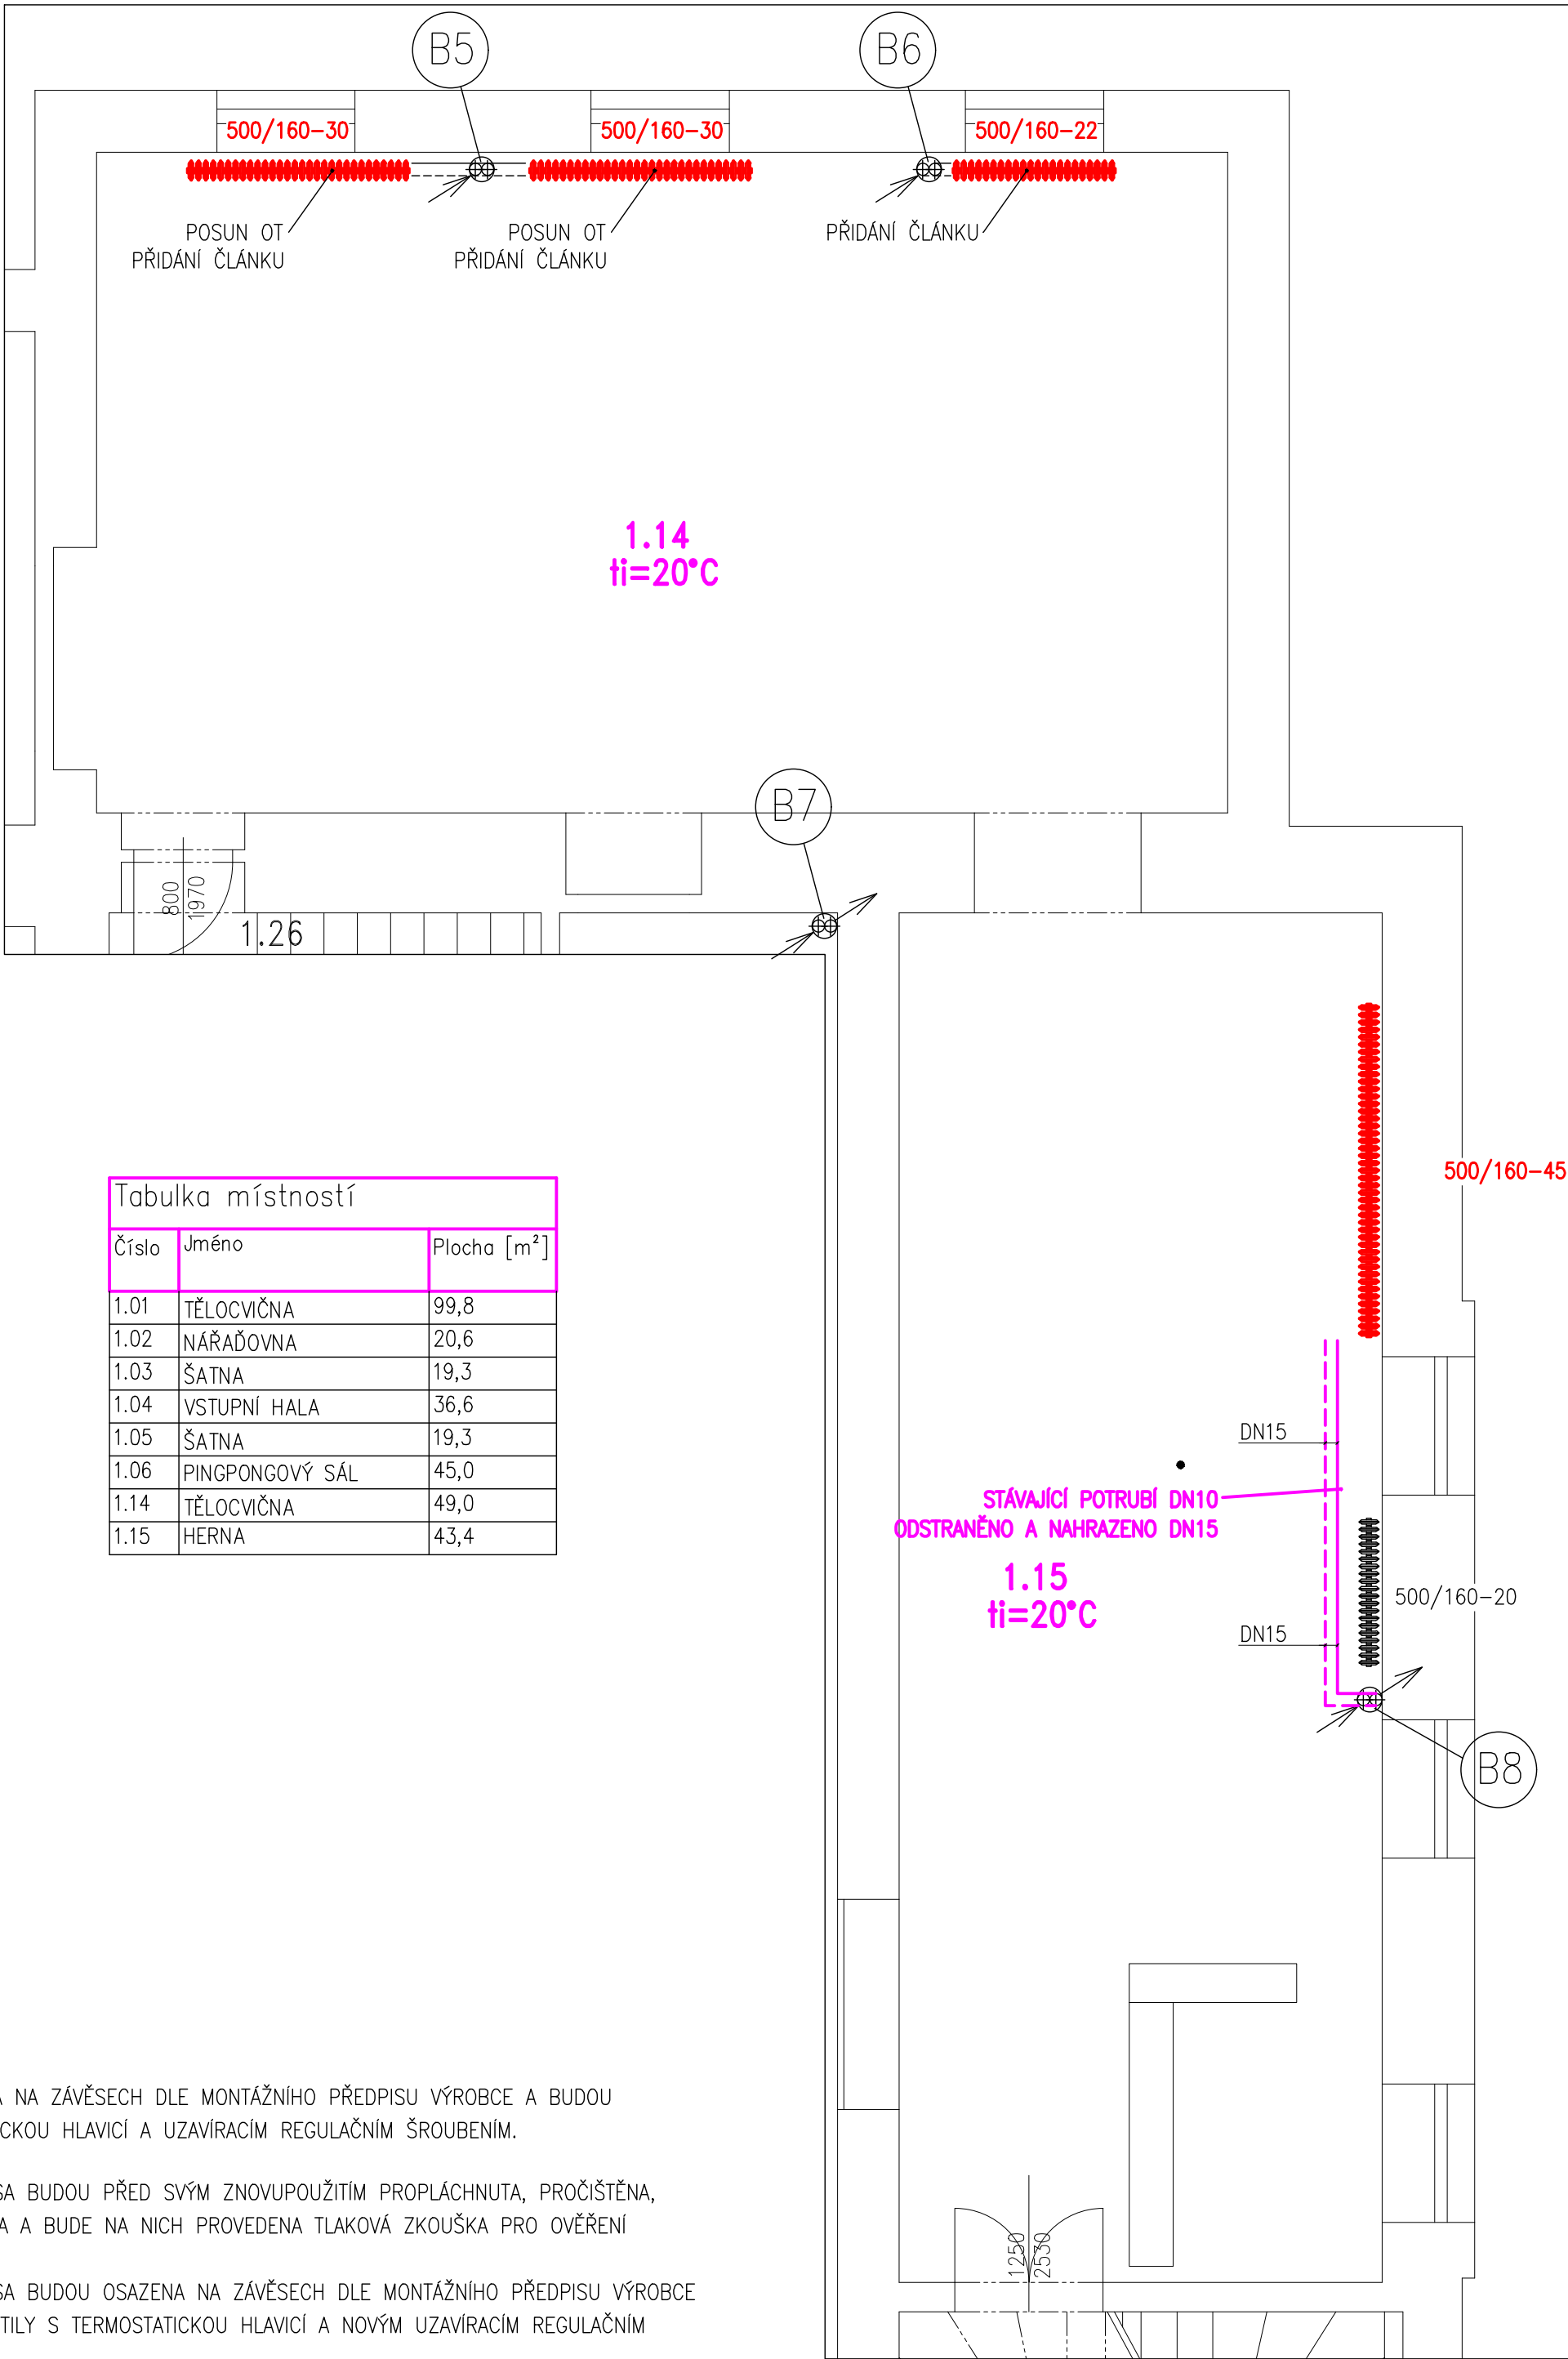


PŮDORYS 1.NP

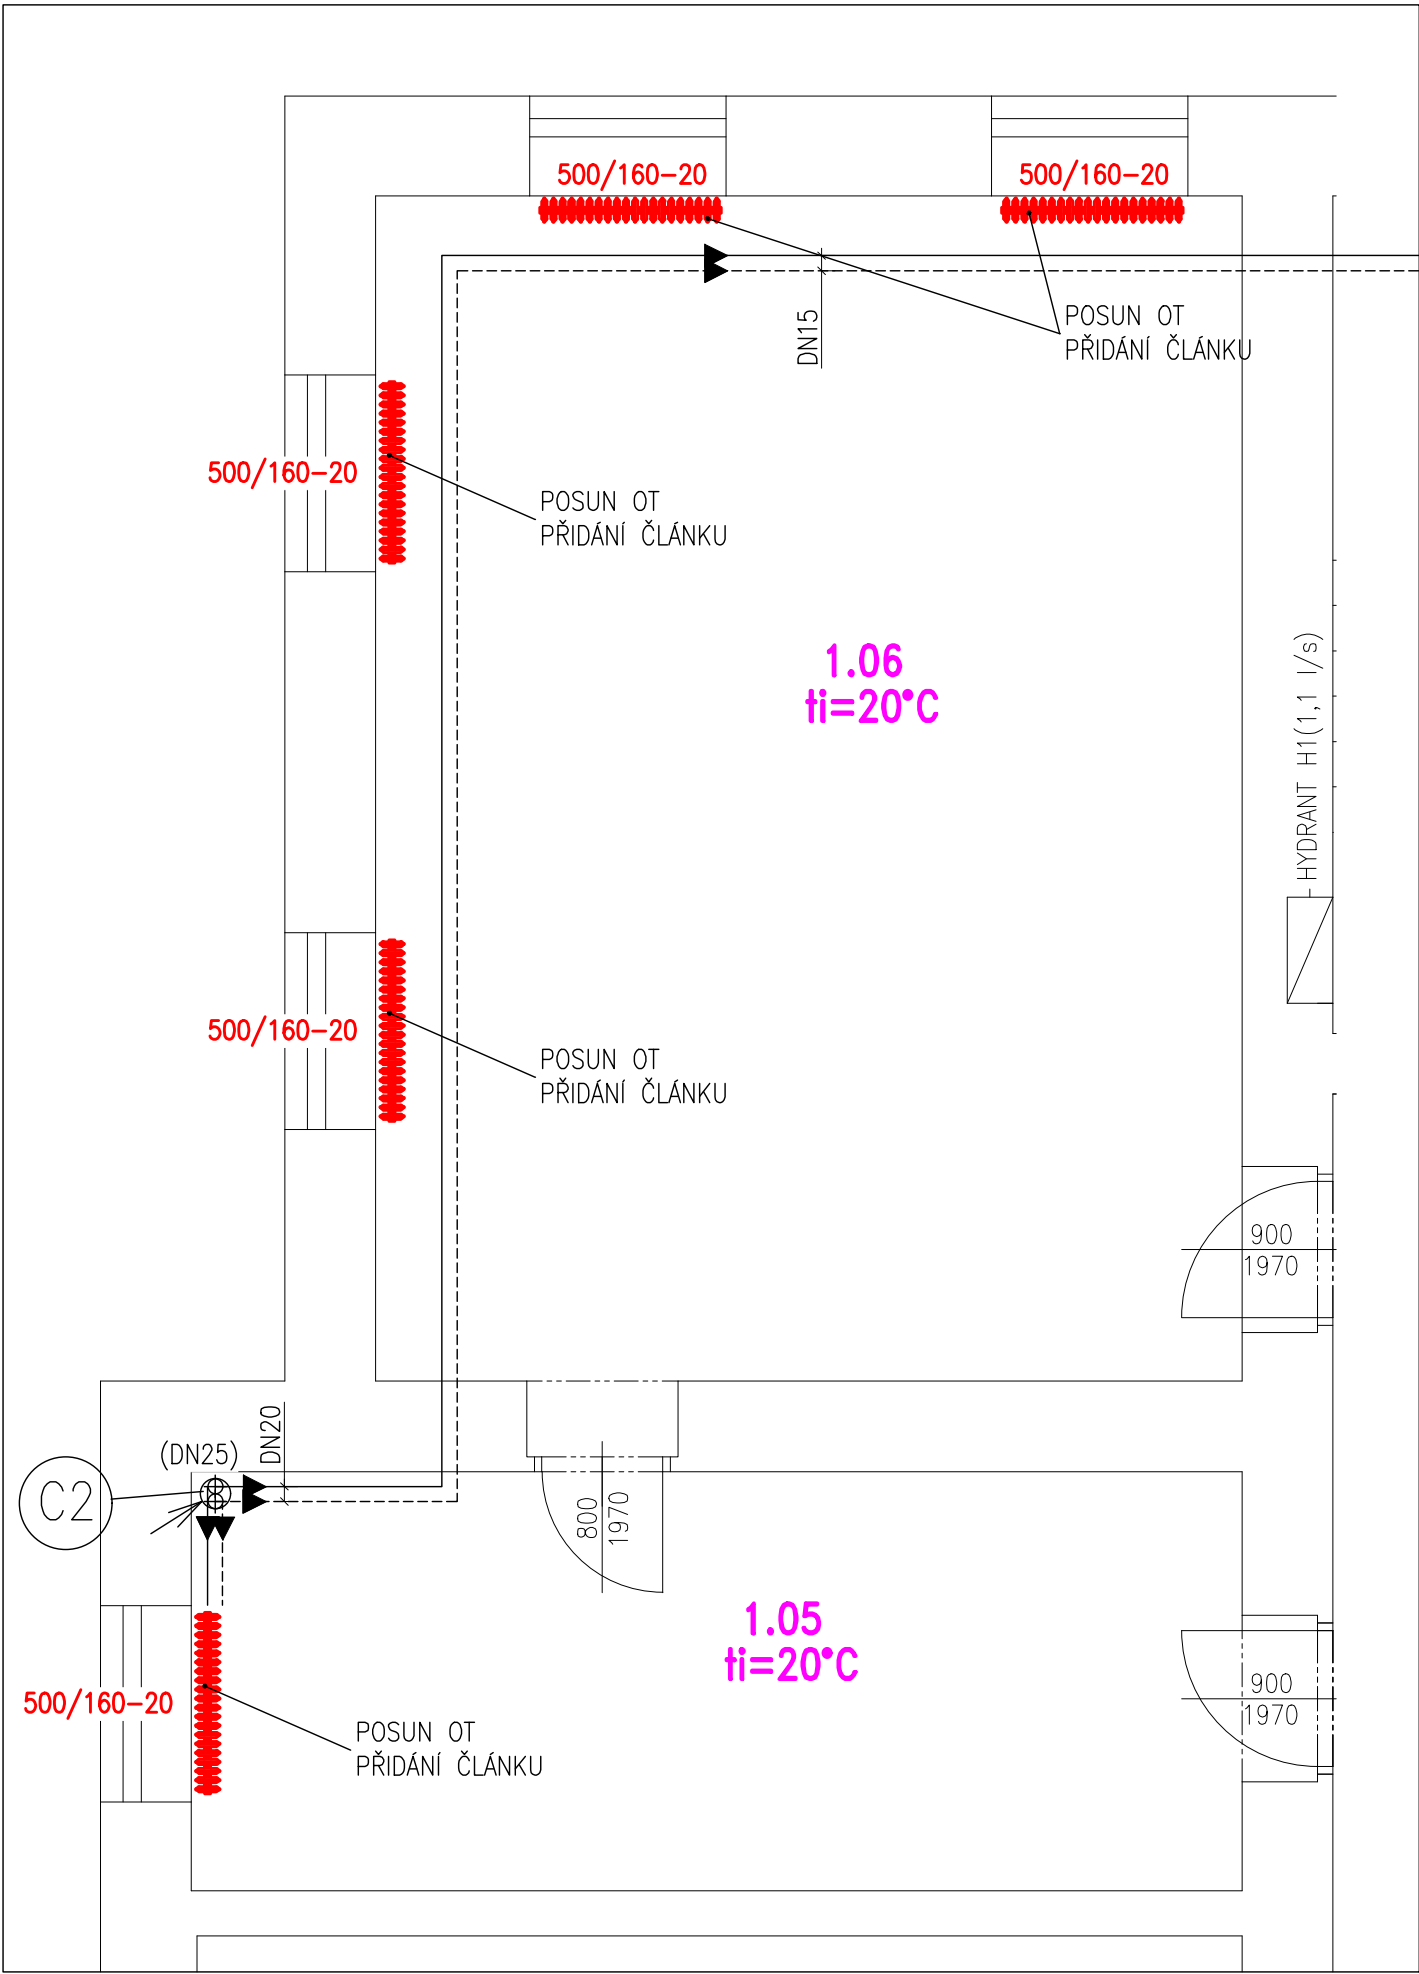

Tabulka místností		
Číslo	Jméno	Plocha [m²]
1.01	TĚLOCVIČNA	99,8
1.02	NÁŘAĎOVNA	20,6
1.03	ŠATNA	19,3
1.04	VSTUPNÍ HALA	36,6
1.05	ŠATNA	19,3
1.06	PINGPONGOVÝ SÁL	45,0
1.14	TĚLOCVIČNA	49,0
1.15	HERNA	43,4

LEGENDA

- KALOR_500/160/1380_23

STÁVAJÍCÍ OTOPNÉ TĚLESO
- KALOR_500/160/1380_23

STÁVAJÍCÍ/POSÍLENÉ OTOPNÉ TĚLESO = PŘIDÁNY NOVÉ ČLÁNKY KE STÁVAJÍCÍMU TĚLESU
- KALOR_500/160/1380_23

NOVÉ OTOPNÉ TĚLESO

POZNÁMKA

NOVÁ OTOPNÁ ČLÁNKOVÁ TĚLESA BUDOU OSAZENA NA ZÁVĚSECH DLE MONTÁŽNÍHO PŘEDPISU VÝROBCE A BUDOU OSAZENA TERMOSTATICKÝMI VENTILY S TERMOSTATICKOU HLAVICÍ A UZAVÍRACÍM REGULAČNÍM ŠROUBENÍM.


STÁVAJÍCÍ/ZKAPACITNĚNÁ ČLÁNKOVÁ OTOPNÁ TĚLESA BUDOU PŘED SVÝM ZNOVUPOUŽITÍM PROPLÁCHNUTA, PROČIŠTĚNA, POVRCHOVĚ UPRAVENA DLE POŽADAVKŮ INVESTORA A BUDE NA NICH PROVEDENA TLAKOVÁ ZKOUŠKA PRO OVĚŘENÍ TLAKOVÉ NEPORUŠENOSTI OBÁLKY TĚLES.

 
STÁVAJÍCÍ/ZKAPACITNĚNÁ OTOPNÁ ČLÁNKOVÁ TĚLESA BUDOU OSAZENA NA ZÁVĚSECH DLE MONTÁŽNÍHO PŘEDPISU VÝROBCE A BUDOU OSAZENA NOVÝMI TERMOSTATICKÝMI VENTILY S TERMOSTATICKOU HLAVICÍ A NOVÝM UZAVÍRACÍM REGULAČNÍM ŠROUBENÍM.

LEGENDA POTRUBÍ

-
- STÁVAJÍCÍ PŘÍVOD TOPNÉ VODY, PRO ÚSTŘEDNÍ VYTÁPĚNÍ
TRUBKY OCELOVÉ ČERNÉ
-
- STÁVAJÍCÍ ZPÁTEČKA TOPNÉ VODY, PRO ÚSTŘEDNÍ VYTÁPĚNÍ
TRUBKY OCELOVÉ ČERNÉ
-
- NOVÝ PŘÍVOD TOPNÉ VODY, PRO ÚSTŘEDNÍ VYTÁPĚNÍ
TRUBKY OCELOVÉ ČERNÉ, IZOLOVÁNO
-
- NOVÁ ZPÁTEČKA TOPNÉ VODY, PRO ÚSTŘEDNÍ VYTÁPĚNÍ
TRUBKY OCELOVÉ ČERNÉ, IZOLOVÁNO
-
- STÁVAJÍCÍ/NOVĚ ZKAPACITNĚNÝ PŘÍVOD TOPNÉ VODY, PRO ÚSTŘEDNÍ VYTÁPĚNÍ
TRUBKY OCELOVÉ ČERNÉ, IZOLOVÁNO
-
- STÁVAJÍCÍ/NOVĚ ZKAPACITNĚNÁ ZPÁTEČKA TOPNÉ VODY, PRO ÚSTŘEDNÍ VYTÁPĚNÍ
TRUBKY OCELOVÉ ČERNÉ, IZOLOVÁNO

SCHEMA SOKOLOVNY

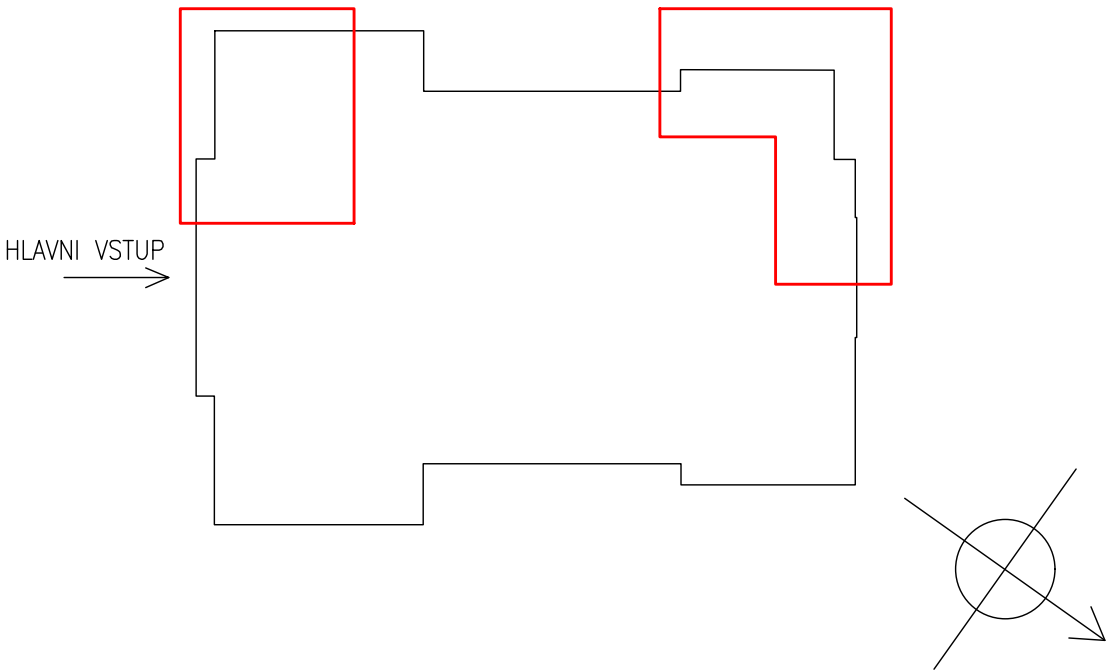

zodpovědný projektant	hlavní inženýr projektu Ing. Richard Müller richard.muller@profesprojekt.cz	vypracoval Ing. Jakub Plechatý	 PROFES PROJEKT spol. s r.o. projektová a inženýrská činnost Vejřichova 272, 511 01 Turnov www.profesprojekt.cz
		kontroloval Ing. Richard Müller	

objednatel TJ Sokol Turnov, Skálava 540, 51101 Turnov		místo Turnov	
akce SOKOLOVNA TURNOV REKONSTRUKCE KOTELNY D.1.2 TECHNIKA PROSTŘEDNÍ STAVEB D.1.2.4.a TPS - VYTÁPĚNÍ	stupeň DPS		datum 01.2026
	číslo zakázky 25061		výkres č.
	měřítko 1:50		
příloha VÝŘEZ 1.NP	číslo D.1.2.4.a.2-07		