


PŮDORYS 2.NP

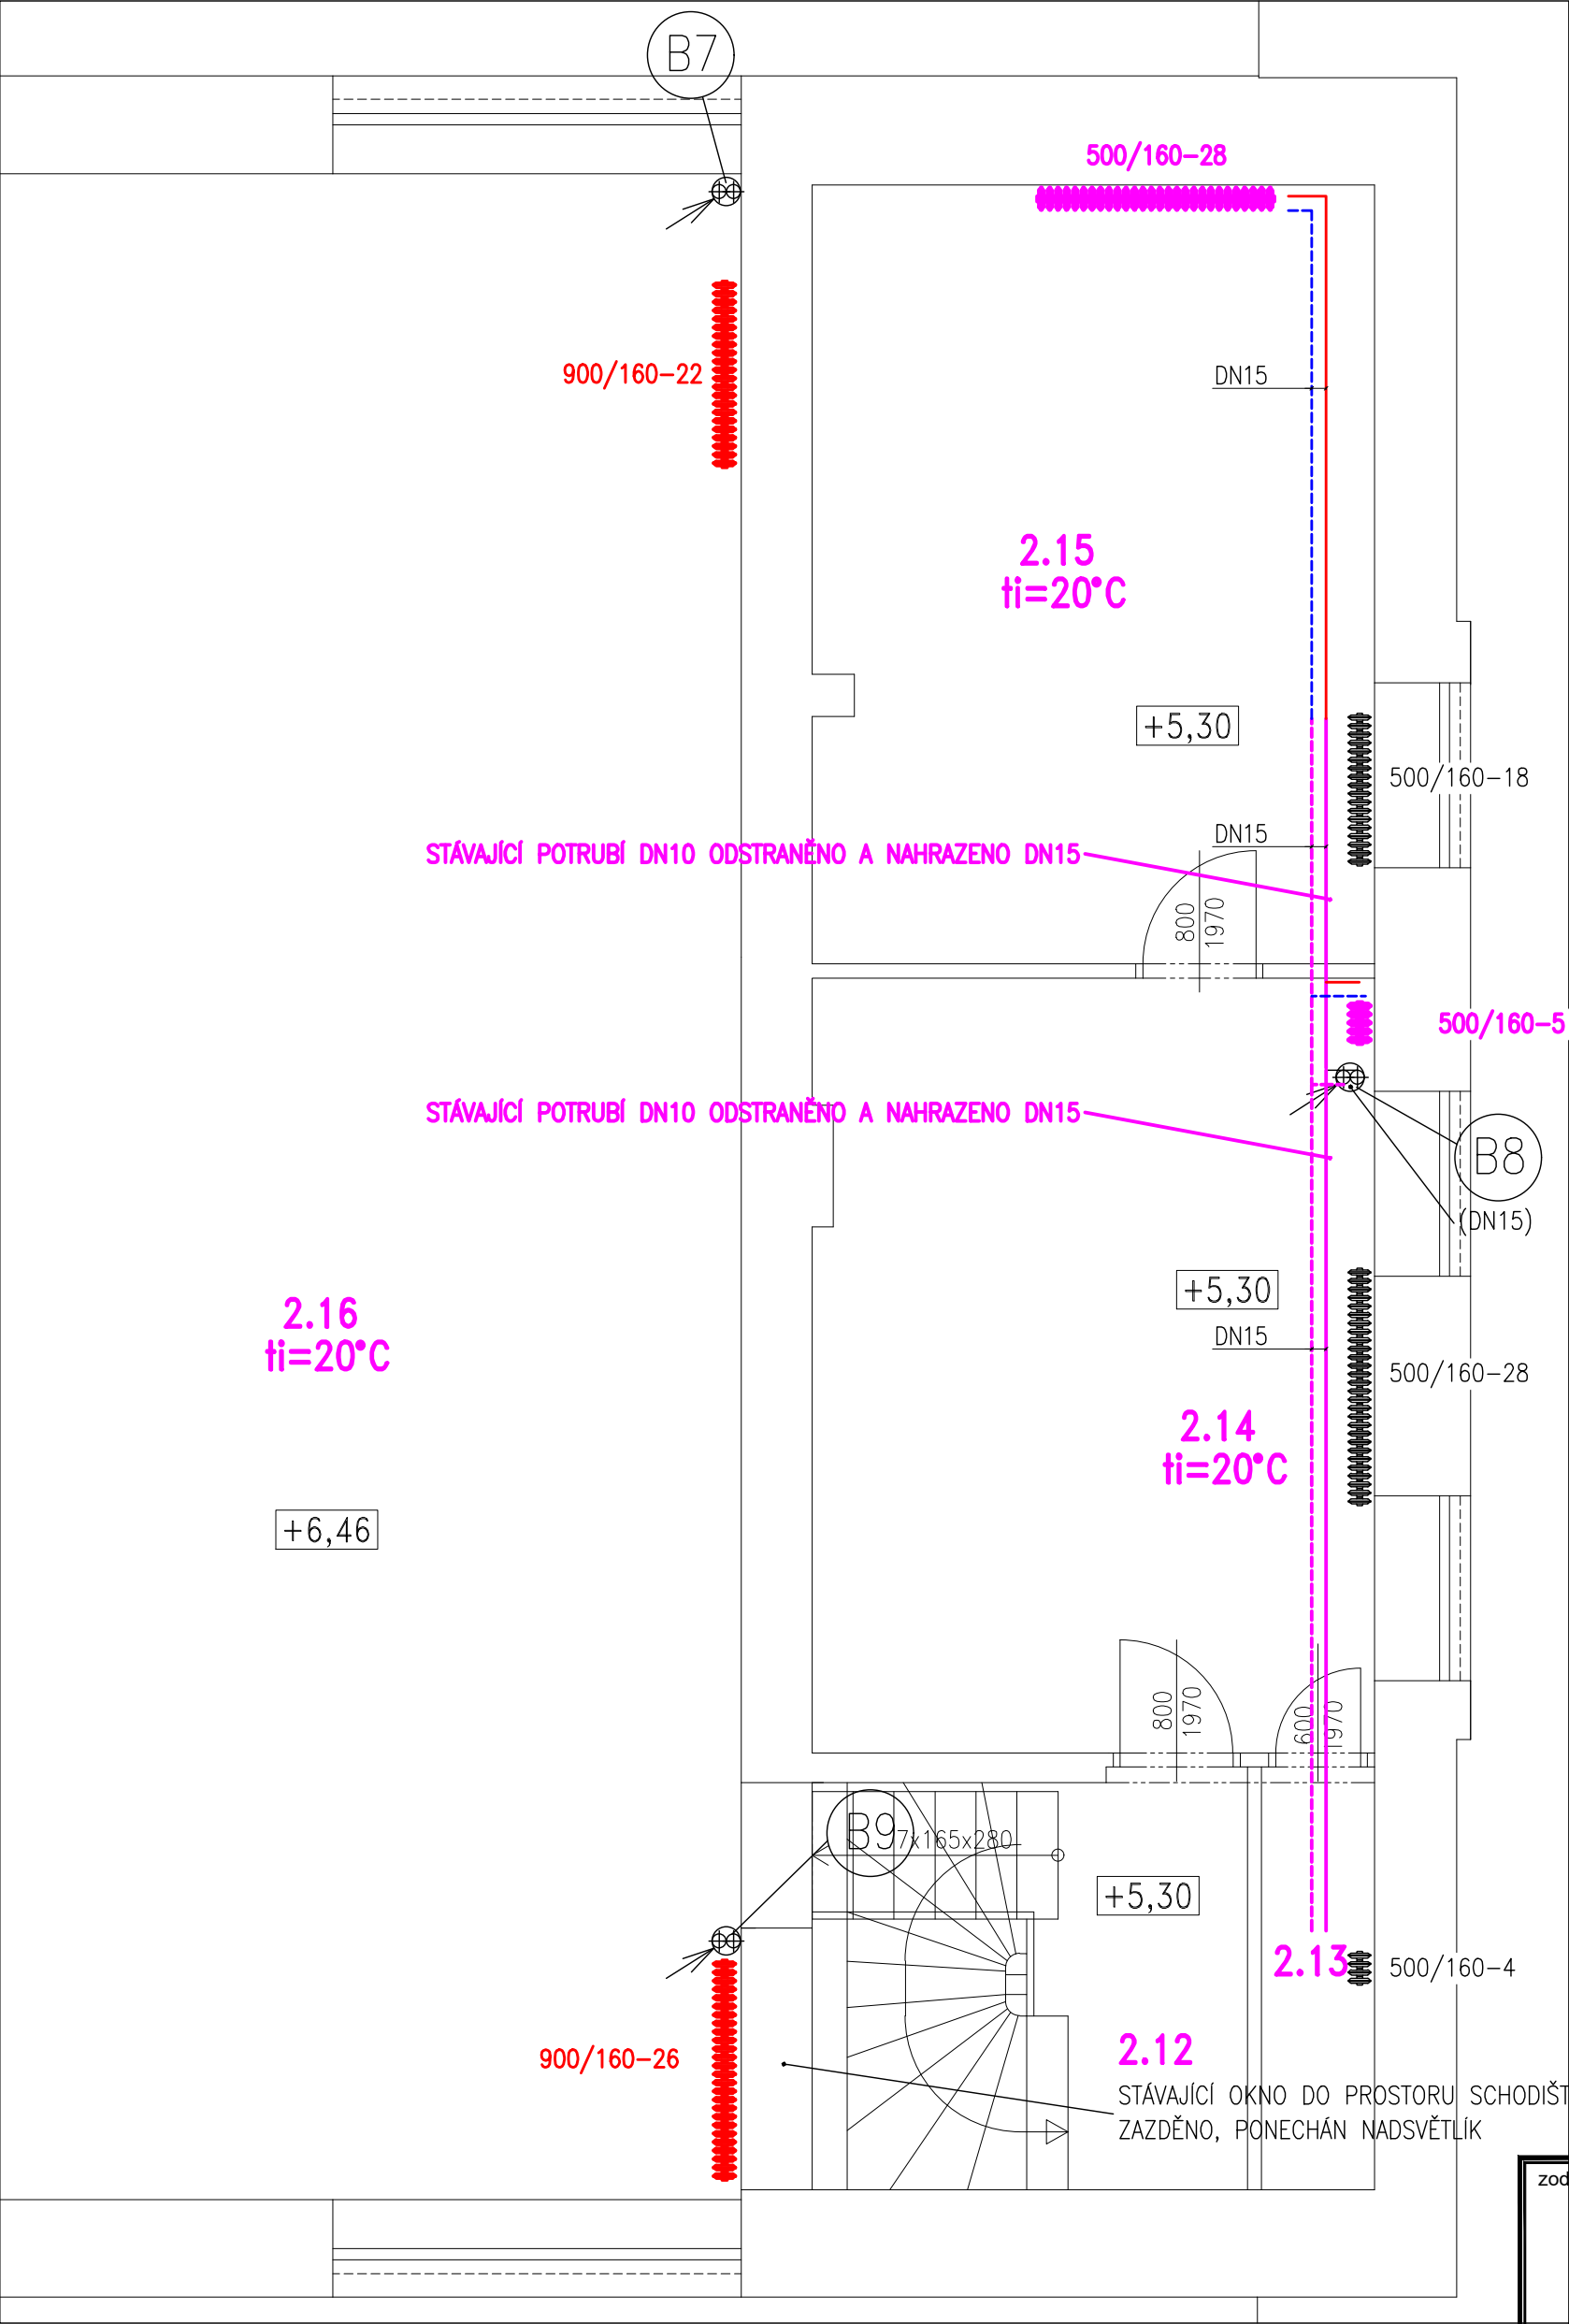

LEGENDA

- KALOR_500/160/1380_23

STÁVAJÍCÍ OTOPNÉ TĚLESO
- KALOR_500/160/1380_23

STÁVAJÍCÍ/POSÍLENÉ OTOPNÉ TĚLESO
PŘIDÁNY NOVÉ ČLÁNKY KE STÁVAJÍCIMU TĚLESU
- KALOR_500/160/1380_23


NOVÉ OTOPNÉ TĚLESO

LEGENDA POTRUBÍ

- STÁVAJÍCÍ PŘÍVOD TOPNÉ VODY, PRO ÚSTŘEDNÍ VYTÁPĚNÍ
TRUBKY OCELOVÉ ČERNÉ
- STÁVAJÍCÍ ZPÁTEČKA TOPNÉ VODY, PRO ÚSTŘEDNÍ VYTÁPĚNÍ
TRUBKY OCELOVÉ ČERNÉ
- NOVÝ PŘÍVOD TOPNÉ VODY, PRO ÚSTŘEDNÍ VYTÁPĚNÍ
TRUBKY OCELOVÉ ČERNÉ, IZOLOVÁNO
- NOVÁ ZPÁTEČKA TOPNÉ VODY, PRO ÚSTŘEDNÍ VYTÁPĚNÍ
TRUBKY OCELOVÉ ČERNÉ, IZOLOVÁNO
- STÁVAJÍCÍ/NOVĚ ZKAPACITNĚNÝ PŘÍVOD TOPNÉ VODY, PRO ÚSTŘEDNÍ VYTÁPĚNÍ
TRUBKY OCELOVÉ ČERNÉ, IZOLOVÁNO
- STÁVAJÍCÍ/NOVĚ ZKAPACITNĚNÁ ZPÁTEČKA TOPNÉ VODY, PRO ÚSTŘEDNÍ VYTÁPĚNÍ
TRUBKY OCELOVÉ ČERNÉ, IZOLOVÁNO

Tabulka místností		
Číslo	Jméno	Plocha [m ²]
2.12	SCHODIŠTĚ	8,8
2.13	ÚKLID	23,9
2.14	KANCELÁŘ	21,8
2.15	KANCELÁŘ	21,8
2.16	MULTIFUNKČNÍ SÁL	83,9

SCHEMA SOKOLOVNY

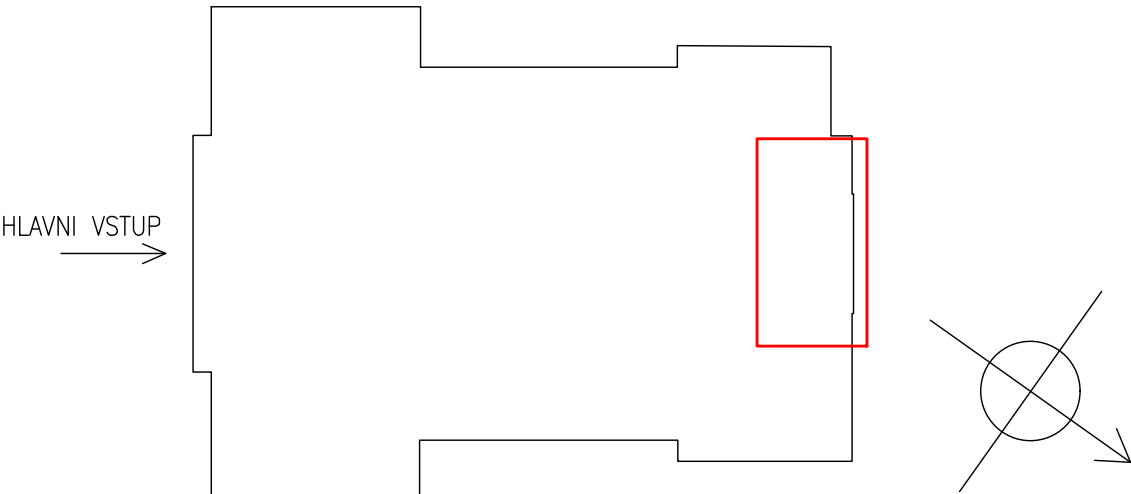

POZNÁMKA

NOVÁ OTOPNÁ ČLÁNKOVÁ TĚLESA BUDOU OSAZENA NA ZÁVĚSECH DLE MONTÁŽNÍHO PŘEDPISU VÝROBCE A BUDOU OSAZENA TERMOSTATICKÝMI VENTILY S TERMOSTATICKOU HLAVICÍ A UZAVÍRACÍM REGULAČNÍM ŠROUBENÍM.

STÁVAJÍCÍ/ZKAPACITNĚNÁ ČLÁNKOVÁ OTOPNÁ TĚLESA BUDOU PŘED SVÝM ZNOVUPOUŽITÍM PROPLÁCHNUTA, PROČIŠTĚNA, POVRCHOVĚ UPRAVENA DLE POŽADAVKŮ INVESTORA A BUDE NA NICH PROVEDENA TLAKOVÁ ZKOUŠKA PRO OVĚŘENÍ TLAKOVÉ NEPORUŠENOSTI OBÁLKY TĚLES.

STÁVAJÍCÍ/ZKAPACITNĚNÁ OTOPNÁ ČLÁNKOVÁ TĚLESA BUDOU OSAZENA NA ZÁVĚSECH DLE MONTÁŽNÍHO PŘEDPISU VÝROBCE A BUDOU OSAZENA NOVÝMI TERMOSTATICKÝMI VENTILY S TERMOSTATICKOU HLAVICÍ A NOVÝM UZAVÍRACÍM REGULAČNÍM ŠROUBENÍM.

zodpovědný projektant	hlavní inženýr projektu Ing. Richard Müller richard.muller@profesprojekt.cz	vypracoval Ing. Jakub Plechatý	PROFES PROJEKT spol. s r.o. projektová a inženýrská činnost Vejřichova 272, 511 01 Turnov www.profesprojekt.cz
		kontroloval Ing. Richard Müller	

objednatel TJ Sokol Turnov, Skálova 540, 51101 Turnov		místo Turnov	
akce SOKOLOVNA TURNOV REKONSTRUKCE KOTELNY D.1.2 TECHNIKA PROSTŘEDNÍ STAVEB D.1.2.4.a TPS - VYTÁPĚNÍ	stupeň DPS		datum 01.2026
	číslo zakázky 25061		výkres č.
	měřítko 1:50		
příloha VÝŘEZ 2.NP	číslo D.1.2.4.a.2-08		